



Grundriss 1:50

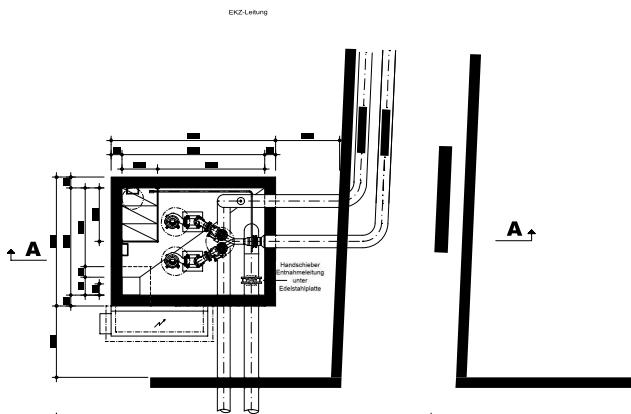

Schnitt A-A 1:50

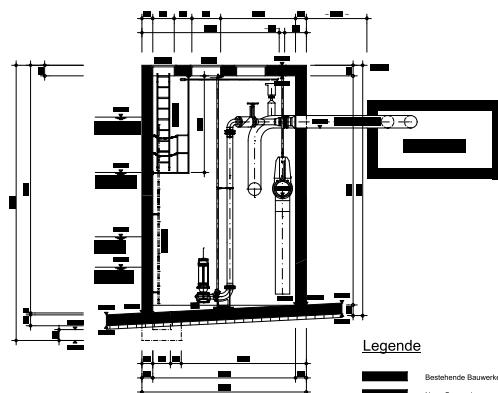

Areal	Datum	Gegen	Anforderungsrahmen
A			
B			
C			
D			
E			
F			

Polygona Immobilien AG, 9450 Altsttten  
Seewasser pumpwerk

Oberg 1492,60

Titel

**Pumpwerk**  
Grundriss und Schnitt 1:50  
Ausgefhrtes Bauwerk

Gewerbebetrieb HUTZIKETATECH

Polygona Immobilien AG  
Pfarrgasse 18a/17  
A-9450 Altsttten  
www.hutziketatech.at  
8411 Weissenb

Zeichnung Nr. 203  
Tafel-Nr. 1 Blatt-Nr. 305  
Dok.-Nr. 203

Maßstab 1:50 Datum 22.02.2009

Format 50/50

1 | 4 | 9 | 2 | A | 3 | 3 | 0 | 3 | -